




Legenda de Materiais	
	Concreto
	Alambrado
	Pó de Pedra
	Brita 0
	Brita 2
	Grama Sintética
	Manta Geotêxtil

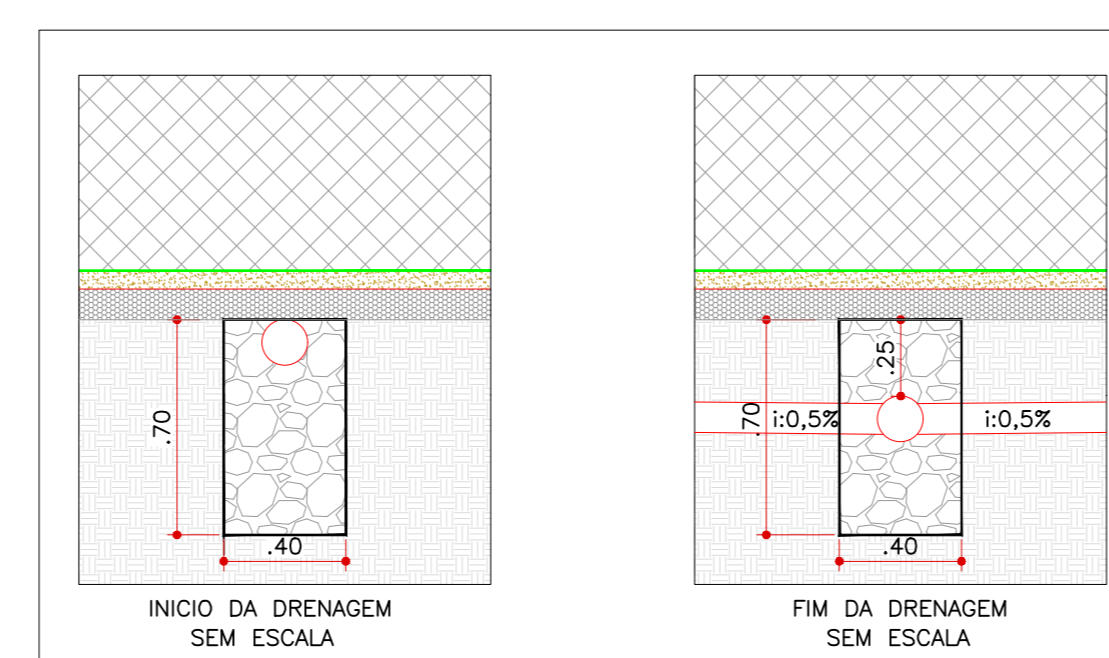

Legenda	
	CAIXA DE INSPEÇÃO/RETENÇÃO - 100x100cm em concreto com tampa em série 2 e Tampa de concreto
	Joelho 45
	Junção simples

PLANTA BAIXA - DRENAGEM TIPO ESPINHA DE PEIXE
Escala: 1/100

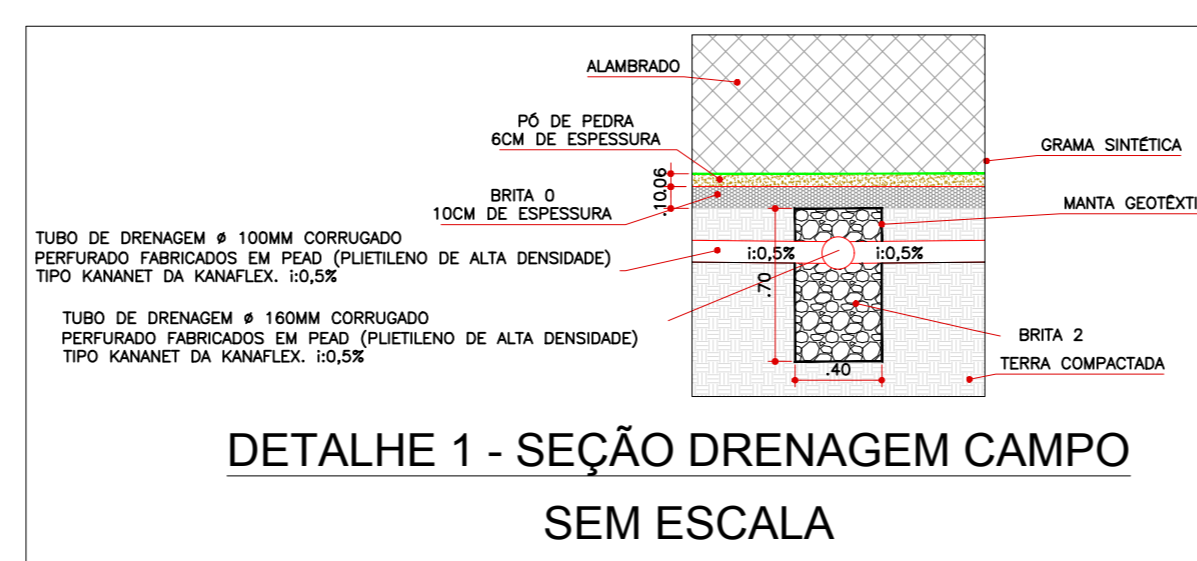

CONSURSAN
Construções, Urbanismo e Saneamento LTDA
consursan@hotmail.com
Fone: (62) 3645-3100

DRENAGEM

CLIENTE	PREFEITURA MUNICIPAL DE SÃO SIMÃO - GO
OBRA	CONSTRUÇÃO DE CAMPO DE FUTEBOL SOCIETY - SICONV.: 090322/2017
ENDEREÇO	Esquina Avenida Brasil e Rua 54 SÃO SIMÃO-GO
REFERENTE	PLANTA BAIXA DE DRENAGEM PLUVIAL PLANTA DE LOCALIZAÇÃO DRENAGEM E DETALHE DA BASE DE CAMPO CORTES AA e BB
ÁREAS	ÁREA DO CAMPO DE GRAMA SINTÉTICA: 1.291,29 m ²
A.R.T.	Prancha N°
2/2	

ENG. LEONARDO AUGUSTO MARTINS GALVÃO - CREA 2033-D-040 - PREFEITURA MUNICIPAL DE SÃO SIMÃO - GO
 Os direitos autorais desta projeto pertencem aos engenheiros acima citados.
 É proibida a sua reprodução, modificação e/ou alteração conforme LEI 5.968 ART 25